


# PŮDORYS

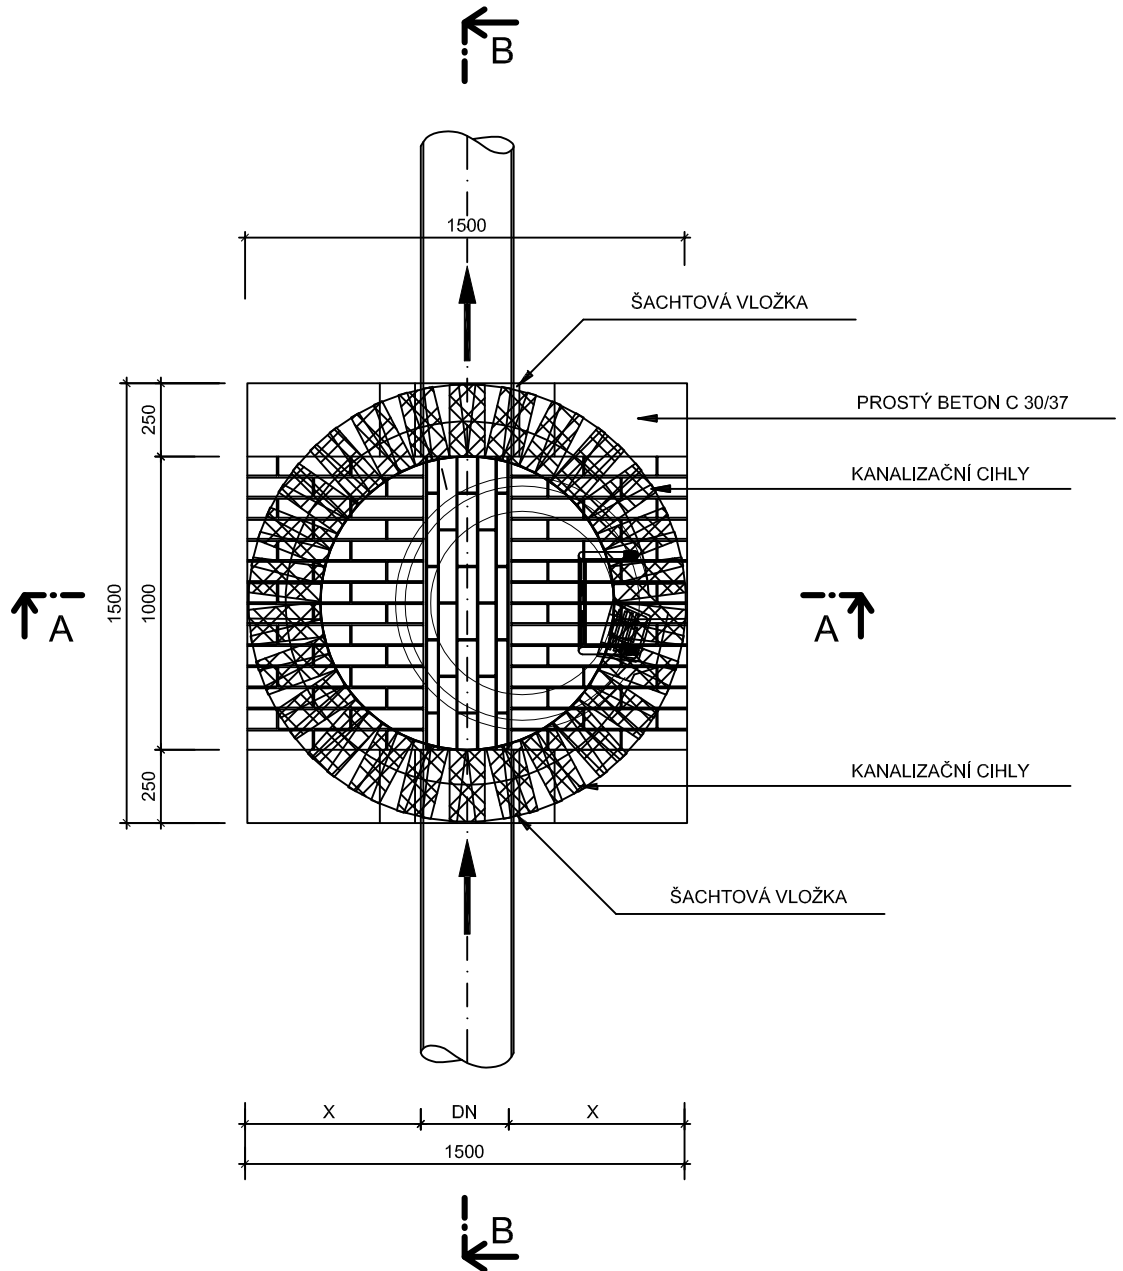

## Standards pro kanalizační zařízení v rámci provozu TS Hostivice

Vzorový řez šachtou na trubních stokách  
DN250 až 600 mm - běžná sestava

Příloha č.: K - 4

Strana 1/4

Měřítko 1:25