


PŮDORYS

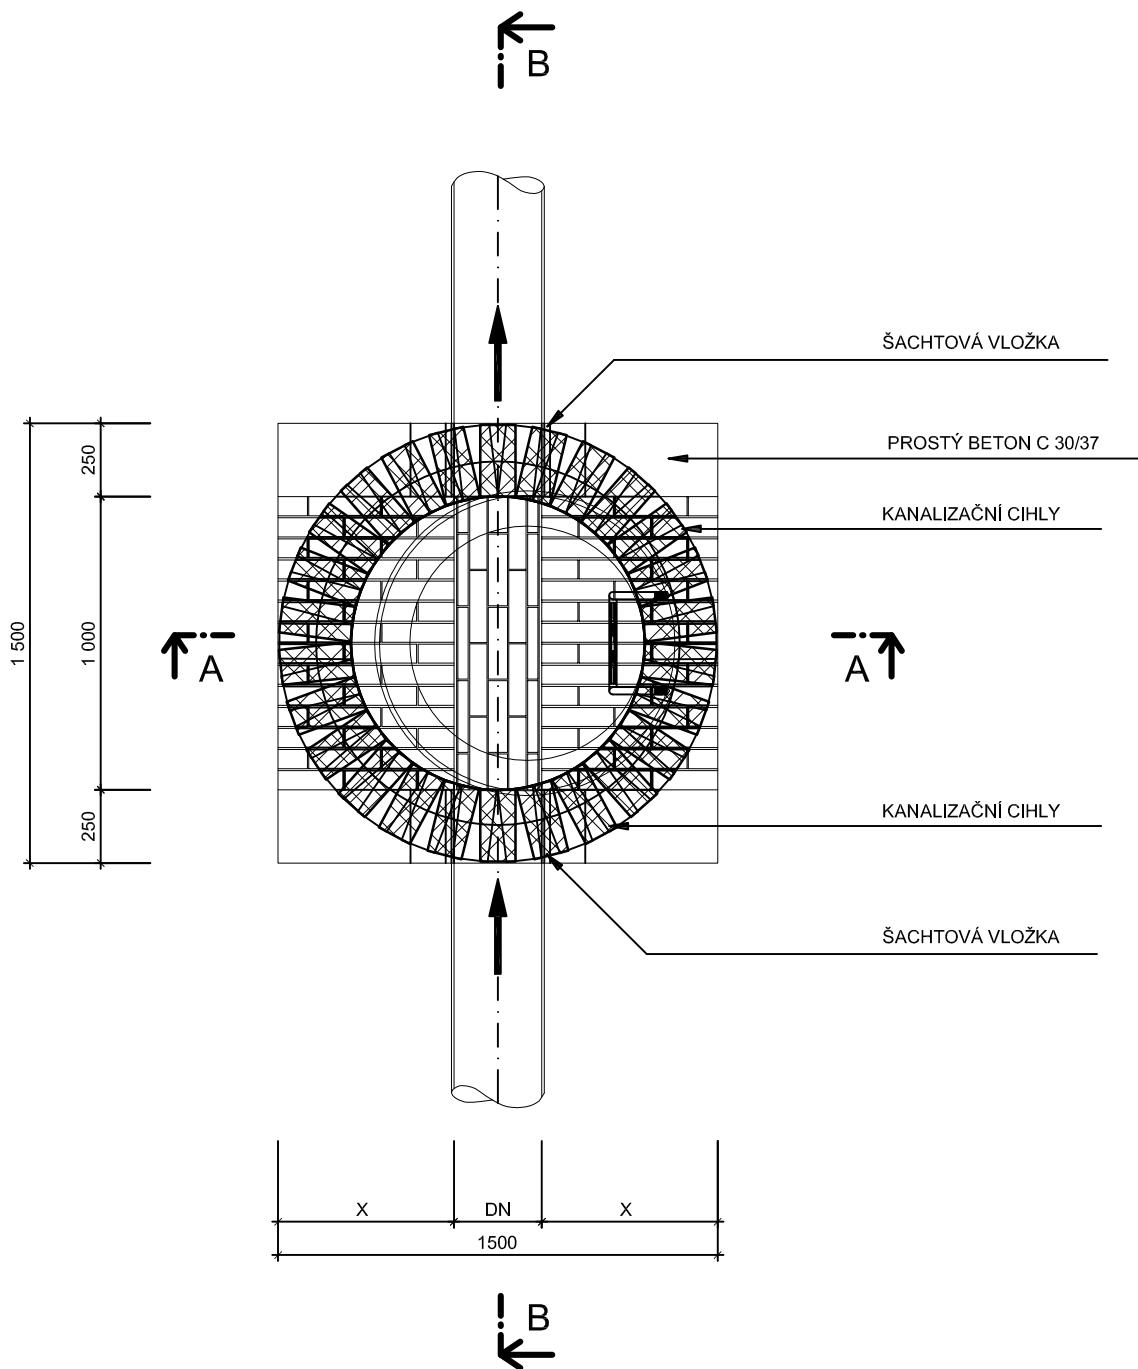

Standardsy pro kanalizační zařízení v rámci provozu TS Hostivice

Vzorový řez šachtou na trubních stokách
DN250 až 600 mm - nízká sestava

Příloha č.: K - 5

Strana 1/4

Měřítko 1:25