


PŮDORYS

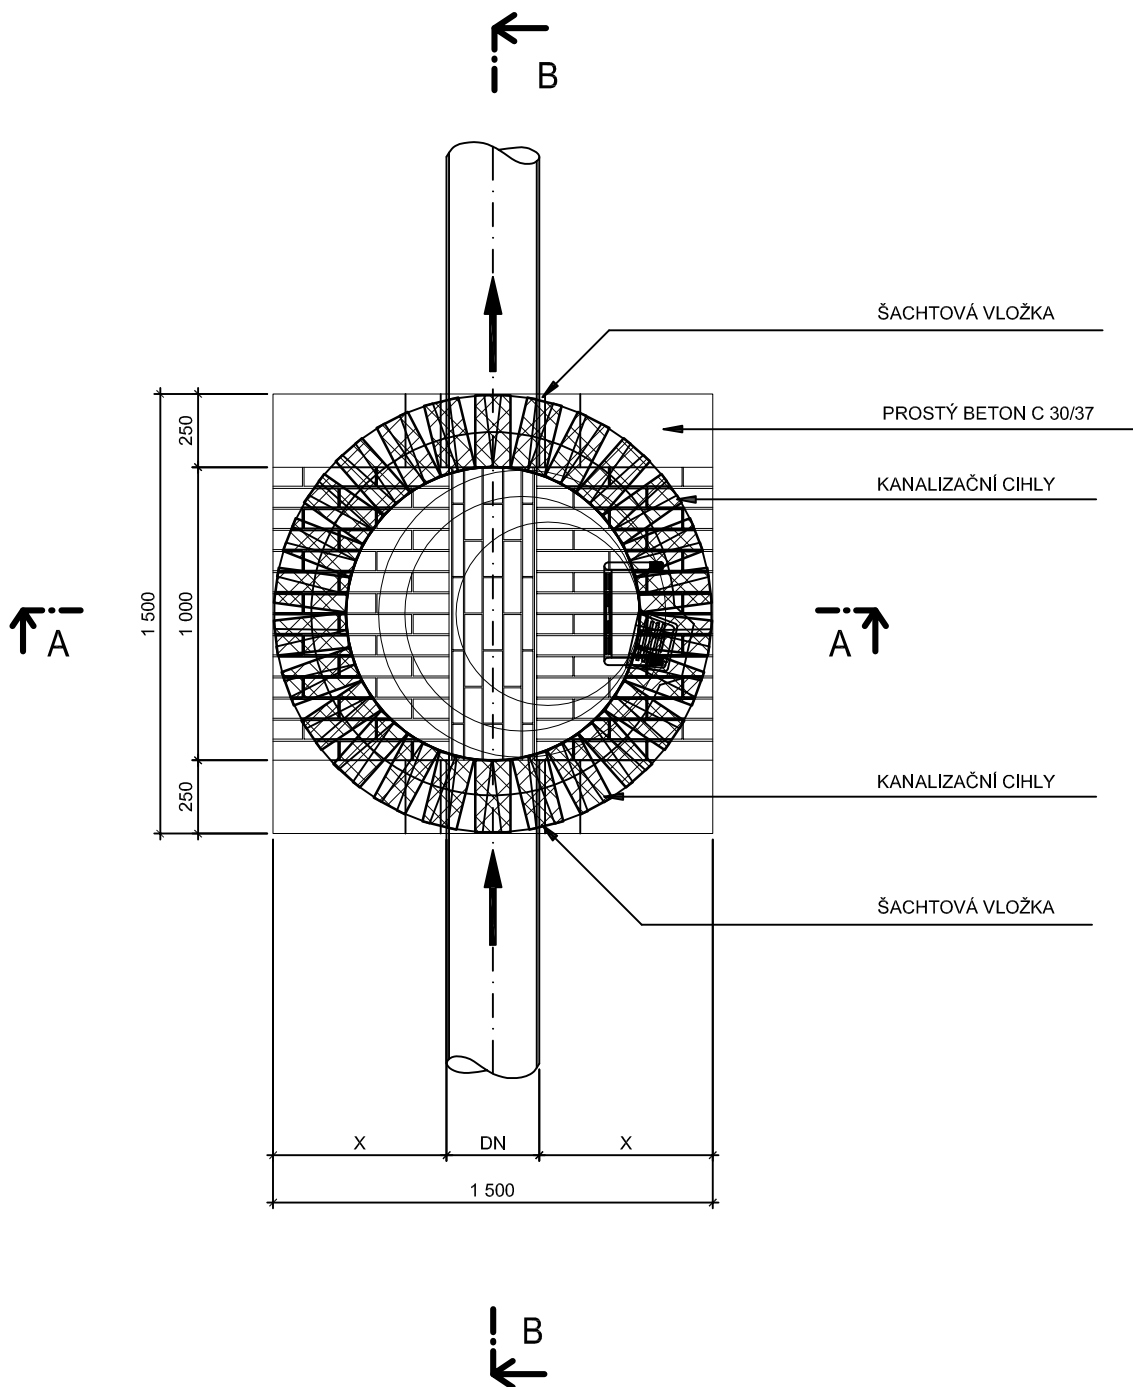

Standardsy pro kanalizační zařízení v rámci provozu TS Hostivice

Vzorový řez šachtou na trubních stokách
DN250 až 600 mm - vysoká sestava

Příloha č.: K - 6

Strana 1/4

Měřítko 1:25